


工事名称	東淀川区老人福祉センター外2施設非常用照明設備その他改修工事 令和 5 年度
図面名称	2階電灯設備平面図【改修・撤去】
縮尺	1:100
図面番号	No. 13 (13枚の内)
設計者	大阪府建設技術協会 (一財) 大阪建築技術協会

2階平面図 1:100 【改修・撤去】

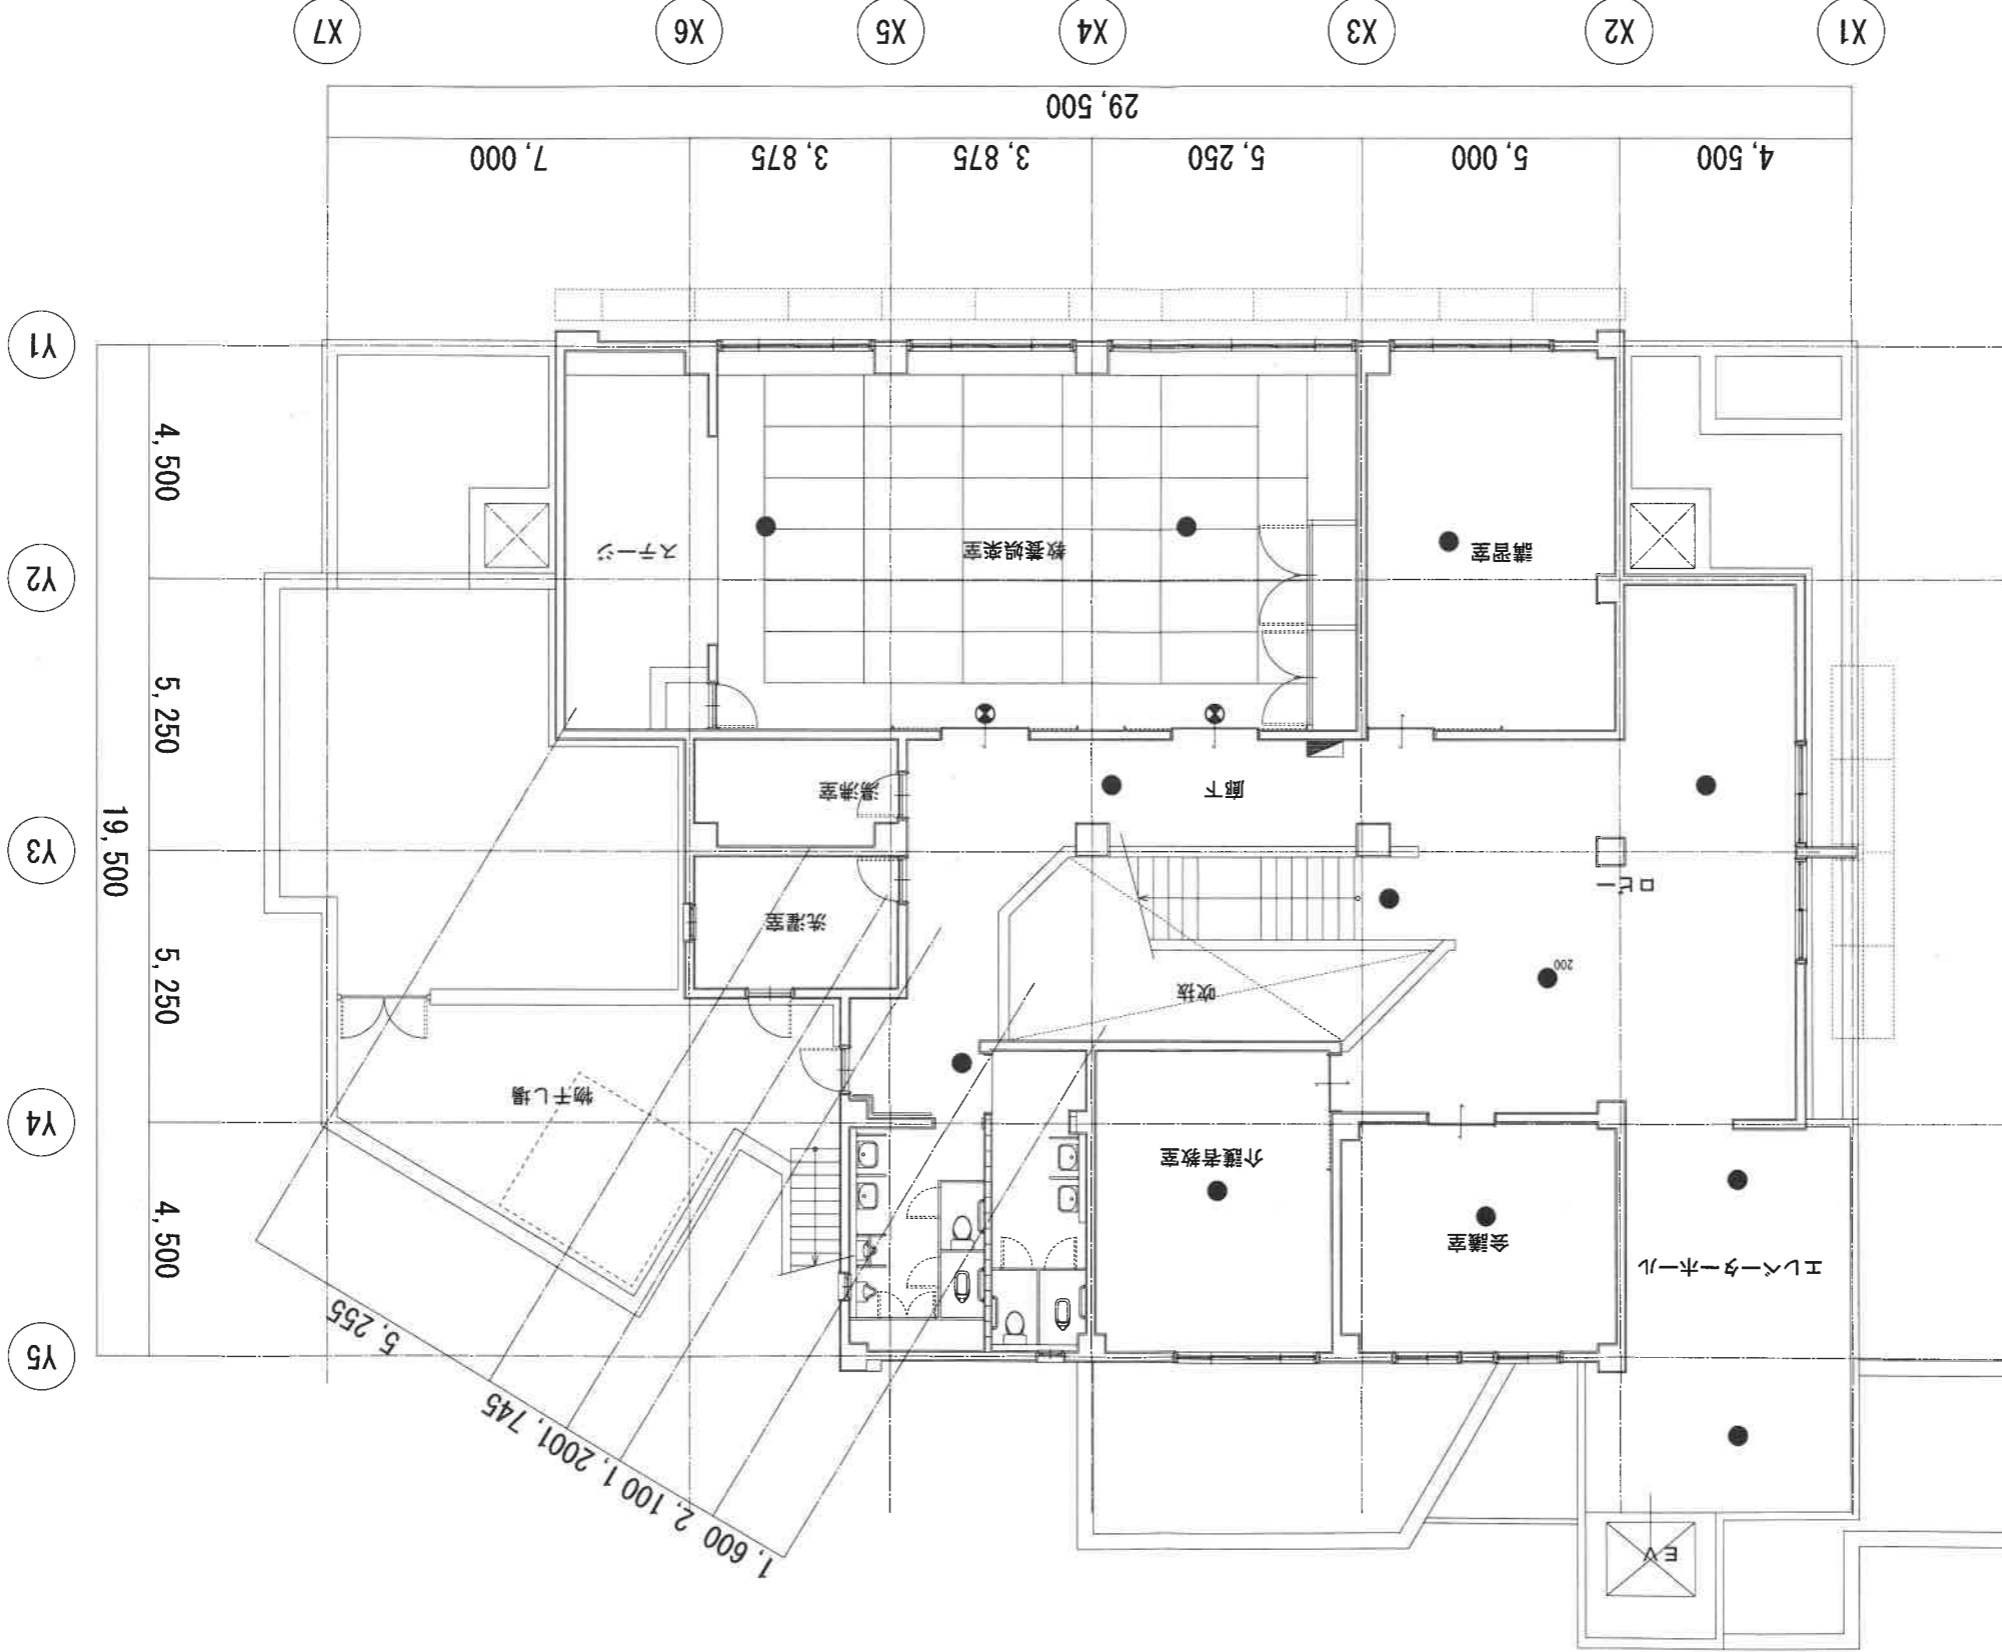

講習室	撤去 IL20W×1	新設 K1-LRS11-2×1
教養音楽室	撤去 IL20W×2	新設 K1-LRS11-2×2
	撤去 天井直付誘導灯10W×2	新設 SH1-FSF20-C×2

ロビー	撤去 IL20W×2	新設 K1-LRS11-2×2
廊下	撤去 IL20W×2	新設 K1-LRS11-2×2
	撤去 IL40W×1 (200Φ)	新設 K1-LRS11-2×2
	撤去 K1-LRS11-2×1 (200Φ→100Φ)	新設 K1-LRS11-2×1 (200Φ→100Φ)

会議室	撤去 IL20W×1	新設 K1-LRS11-2×1
介護者教室	撤去 IL20W×1	新設 K1-LRS11-2×1

エレベーターホール	撤去 IL20W×2	新設 K1-LRS11-2×2
-----------	------------	-----------------

生野区老人福祉センター(3/3)