


工事名称		東住吉区老人福祉センター外2施設非常用照明設備その他改修工事		令和 5 年度	
図面名称		2階電灯設備平面図【改修・撤去】			
縮尺		1:100			
		図面番号		No. 13 (13 枚の内)	
		大阪府都市整備局 企画部施設整備課			
		大阪府都市整備局 企画部施設整備課 (一財) 大阪建築技術協会			

2階平面図 1:100 【改修・撤去】

生野区老人福祉センター(3/3)

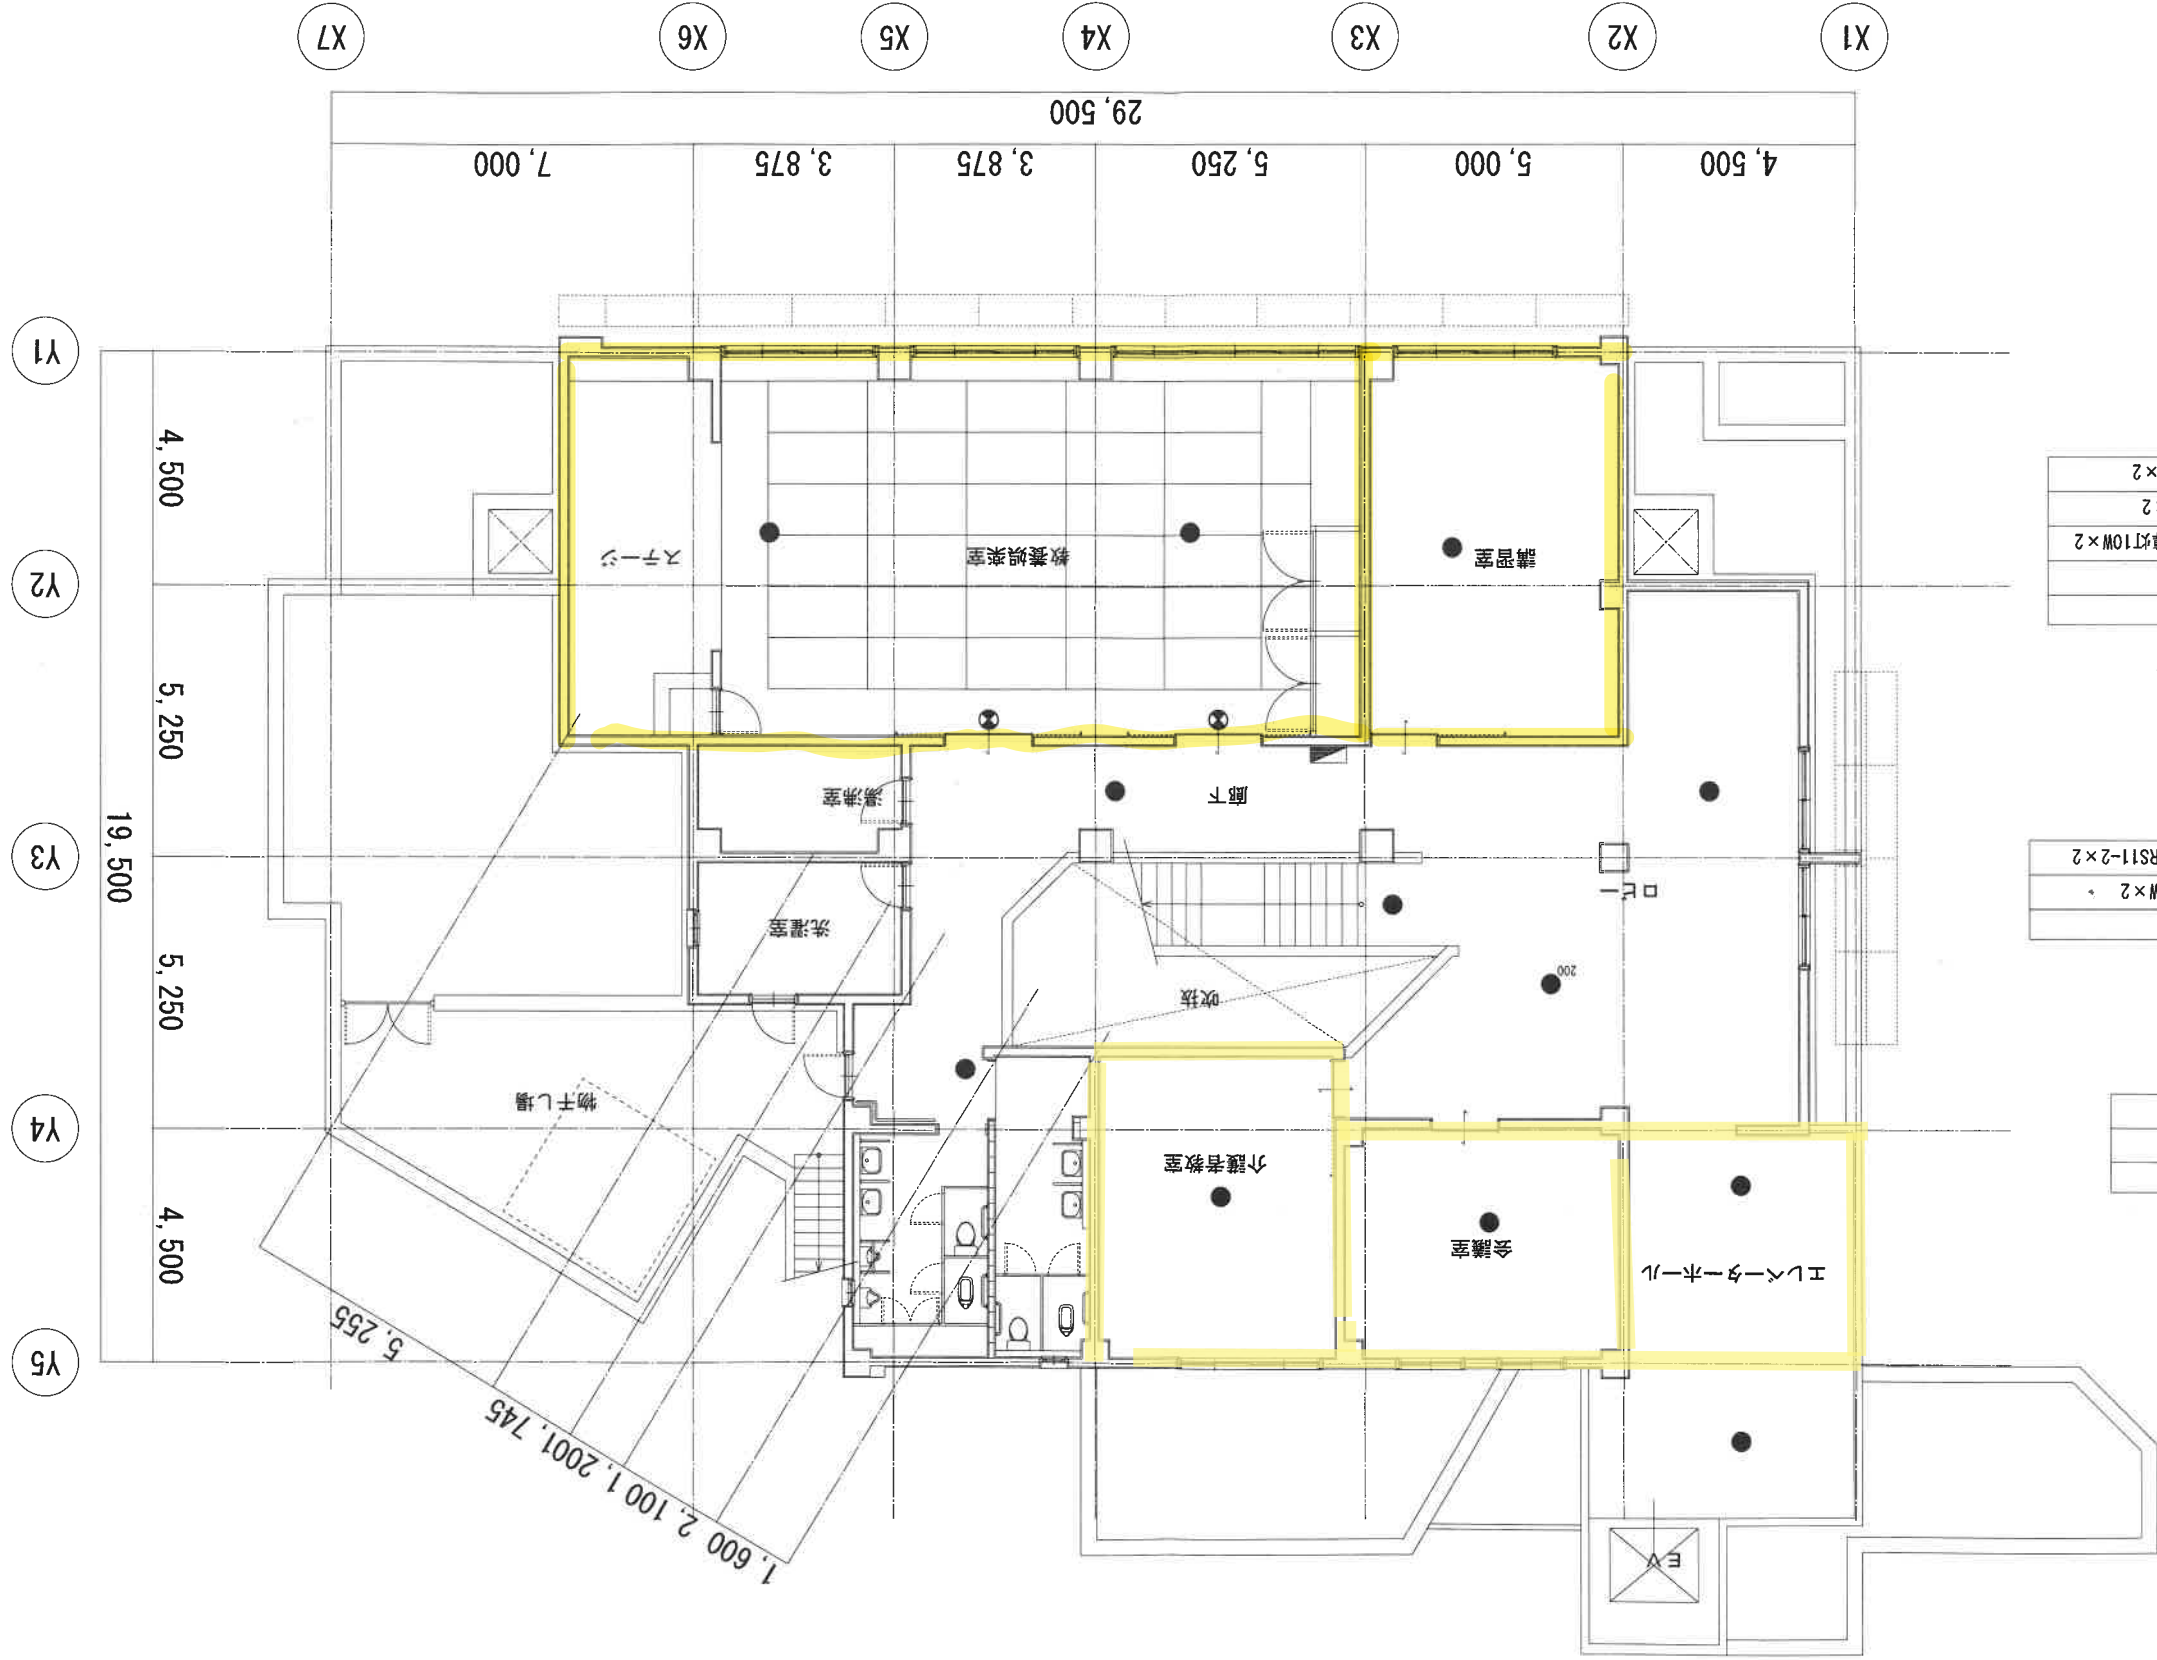

講習室	撤去 IL20W×1	新設 K1-LRS11-2×1
教養音楽室	撤去 IL20W×2	新設 K1-LRS11-2×2
	撤去 天井直付誘導灯10W×2	新設 SH1-FSF20-C×2

ロビー	撤去 IL20W×2	新設 K1-LRS11-2×1 (200Φ→100Φ)
廊下	撤去 IL20W×2	新設 K1-LRS11-2×2
	撤去 IL20W×2	新設 K1-LRS11-2×2

会議室	撤去 IL20W×1	新設 K1-LRS11-2×1
介護者教室	撤去 IL20W×1	新設 K1-LRS11-2×1
エレベーターホール	撤去 IL20W×2	新設 K1-LRS11-2×2